

Lista de materiais	
Preventivo	
Incêndio	
Iluminação de emergência	
Autônoma 30 LED's 80 lúmens	2 pç
Sinalização de emergência	
Placa fotoluminescente saída de PVC 30x15cm	2 pç
Placa fotoluminescente saída seta para direita de PVC 30x15cm	1 pç
Preventivo (Existente)	
Incêndio	
Extintor portátil	
Extintor CO2 4kg BC	1 pç

Legenda	
	Autônoma 30 LED's 80 lúmens
	Extintor CO2 4kg BC
	Placa saída de PVC 30x15cm
	Placa saída seta para direita de PVC 30x15cm
	Rota de fuga - direção a seguir
	Rota de fuga - saída final

A sinalização apropriada deve ser instalada em local visível e a uma altura mínima de 2,20 m, medida do piso acabado à base da sinalização, conforme NPT 020 - Sinalização de Emergência

NOTA 01:
TODOS OS MATERIAIS APLICADOS NESTA OBRA ORIUNDO DESTA PROJETO DE SINALIZAÇÃO DE EMERGÊNCIA DEVERÃO RESPEITAR TODAS AS NORMAS E ESPECIFICAÇÕES TÉCNICAS VIGENTES NA ÁREA DE PREVENÇÃO CONTRA INCÊNDIO - NBR 16820:2020 E NPT 020 - SINALIZAÇÃO DE EMERGÊNCIA

NOTA 02:
TODOS OS MATERIAIS APLICADOS NESTA OBRA ORIUNDO DESTA PROJETO DE ILUMINAÇÃO DE EMERGÊNCIA DEVERÃO RESPEITAR TODAS AS NORMAS E ESPECIFICAÇÕES TÉCNICAS VIGENTES NA ÁREA DE PREVENÇÃO CONTRA INCÊNDIO - NBR 10898 E NPT 018 - ILUMINAÇÃO DE EMERGÊNCIA

NOTAS

- CONFORME CONTRATO DE PRESTAÇÃO DE SERVIÇO Nº 133/C/2021: O CREA-PR PODERÁ EDITAR E UTILIZAR OS ARQUIVOS DE ELEMENTOS DO PROJETO SEM ÔNUS ALGUM PARA O DESENVOLVIMENTO DE OUTROS PROJETOS.
- O PROJETISTA NÃO SE RESPONSABILIZARÁ POR EVENTUAIS ALTERAÇÕES DESTA PROJETO DURANTE SUA EXECUÇÃO.
- ESTE PROJETO FOI BASEADO CONFORME LAY-OUT DOS PROJETOS EXISTENTES DA UNIDADE E DO LEVANTAMENTO ARQUITETÔNICO, DE INSTALAÇÕES ELÉTRICAS E DE LÓGICA REALIZADA POR ESSA EMPRESA NA VISTORIA A UNIDADE - CONFORME §1º DO CONTRATO DE PRESTAÇÃO DE SERVIÇO Nº 133/C/2021.

Nº	Revisão:	Data:	Aprovação:
R0	Primeira entrega	13/05/2022	

BETONI PERÍCIAS E PROJETOS DE ENGENHARIA
CNPJ: 42.588.636/0001-46 REGISTRO: 75707
ALLAN BELLAFRONTE BETONI - CREA/PR 169189/D
betoni.engenharia@gmail.com
Tel: (41) 99657-3732

Obra: **Unidade Administrativa CREA-PR - Campo Mourão**


Projetista:	Contratante:
Allan Bellafronte Betoni - CREA/PR 169189D	CREA-PR CNPJ 76.639.384/0001-59

Projeto: **SINALIZAÇÃO DE EMERGÊNCIA**

Pavimento: **Térreo** Prancha: **SCI**

Conteúdo: **Planta baixa, quantitativos de materiais e detalhes**

Endereço: Rua Harrison José Borges, n.º 1154, Campo Mourão	Conjunto: 1	Pran. Tot: 1
Data: 13/05/2022	Escala: Indicada	Desenho: Allan Betoni
	Conferência: Allan Betoni	

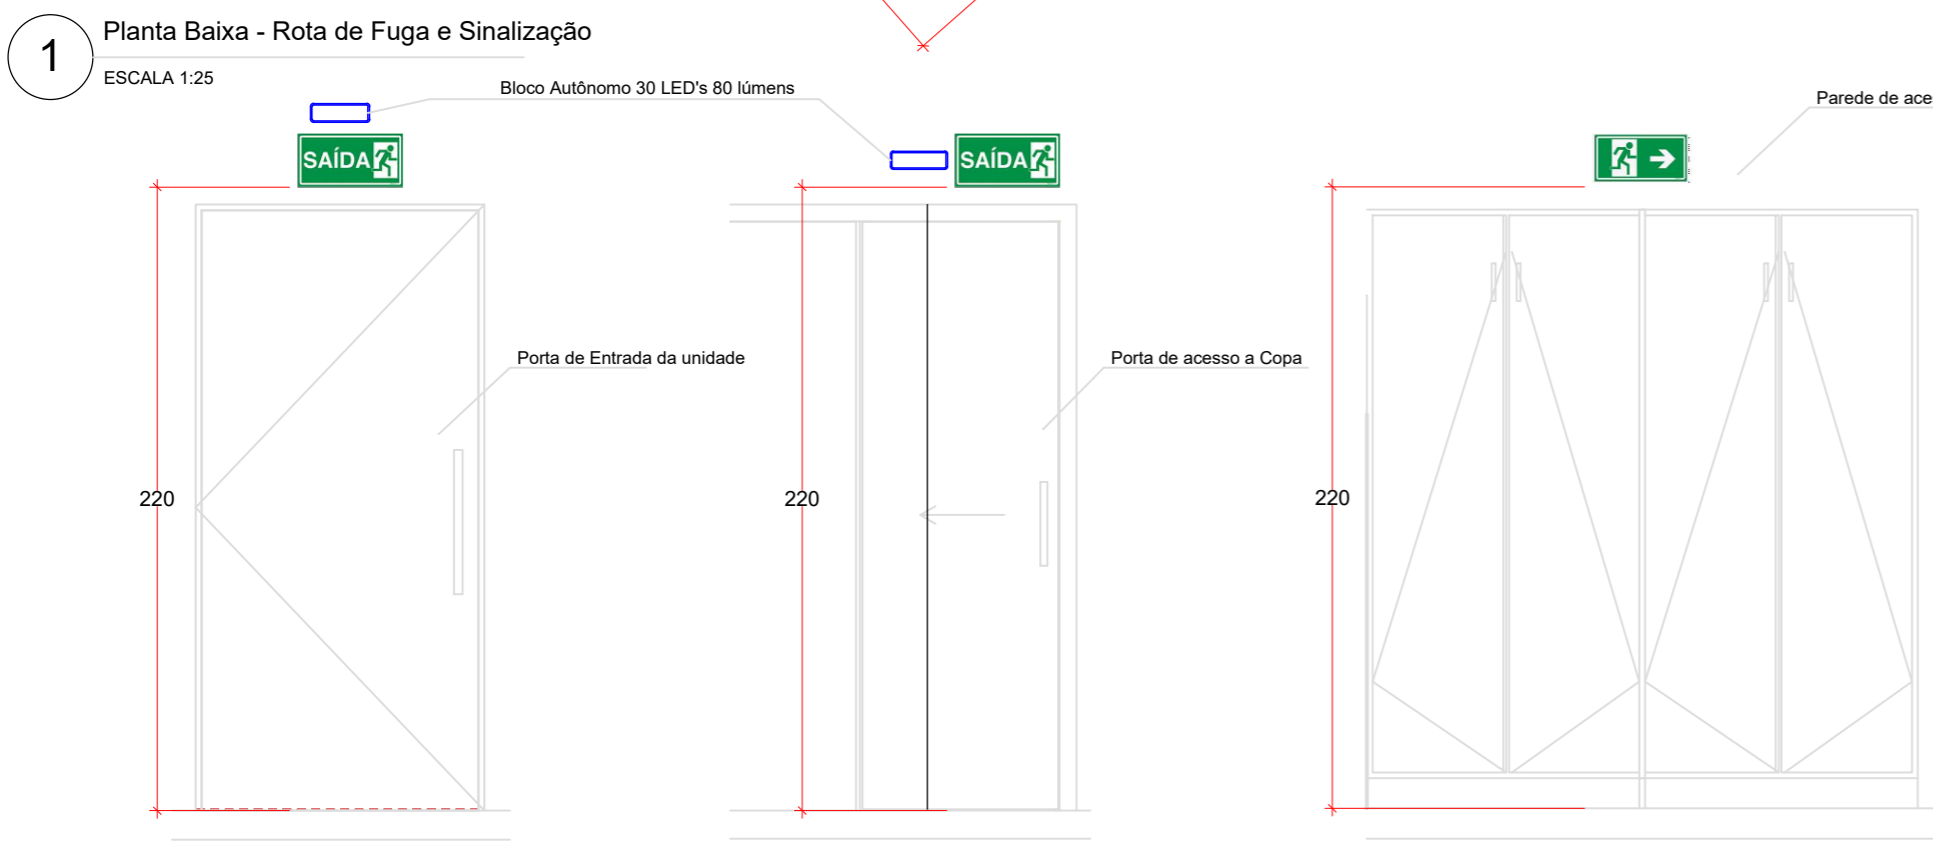

1 Planta Baixa - Rota de Fuga e Sinalização
ESCALA 1:25

2 Detalhe Sinalização de saída e Iluminação de emergência
S/ ESCALA

OBSERVAÇÕES

- A SINALIZAÇÃO DE SAÍDA DEVE:
 - A sinalização de portas de saída de emergência deve ser localizada imediatamente acima das portas, no máximo a 0,1 m da verga, ou diretamente na folha da porta, centralizada a uma altura de 1,8 m medida do piso acabado à base da sinalização;
 - A mensagem escrita "SAÍDA" deve estar sempre grafada no idioma português. Caso exista a necessidade de utilização de outras línguas estrangeiras, devem ser aplicados textos adicionais.
 - A abertura das portas em escadas não deve obstruir a visualização de qualquer sinalização
- SÍMBOLO: retangular Fundo: verde, Mensagem "SAÍDA" ou Mensagem "SAÍDA" e ou pictograma e ou seta direcional: fotoluminescente, com altura de letra sempre > 50 mm
Indicação da saída de emergência, com ou sem complementação do pictograma fotoluminescente (seta ou imagem, ou ambos)