


| Lista de materiais | |
|---|------|
| Preventivo | |
| Incêndio | |
| Iluminação de emergência Autônoma 30 LED's 80 lúmens | 1 pç |
| Sinalização de emergência Placa fotoluminescente saída de PVC 30x15cm | 2 pç |
| Preventivo (Existente) | |
| Incêndio | |
| Extintor portátil | 1 pç |
| Extintor CO2 4kg BC | |

| Legenda das indicações | |
|------------------------|--|
| EXT CO2 4Kg | Extintores portáteis - EXT CO2 4Kg |
| IE | Iluminação de emergência - Autônoma 30 LED's 80 lúmens |
| SE | Sinalização de emergência - Placa rota de fuga seta para cima de PVC 24x12cm |
| SE | Sinalização de emergência - Rota de fuga - direção a seguir |
| SE | Sinalização de emergência - Rota de fuga - saída final |

| Legenda | |
|---------|--|
| | Autônoma 30 LED's 80 lúmens |
| | Extintor CO2 4kg BC |
| | Placa saída seta para direita de PVC 30x15cm |
| | Rota de fuga - direção a seguir |
| | Rota de fuga - saída final |

A sinalização apropriada deve ser instalada em local visível e a uma altura mínima de 2,20 m, medida do piso acabado à base da sinalização, conforme NPT 020 - Sinalização de Emergência

1 Planta Baixa - Rota de Fuga e Sinalização
ESCALA 1:50

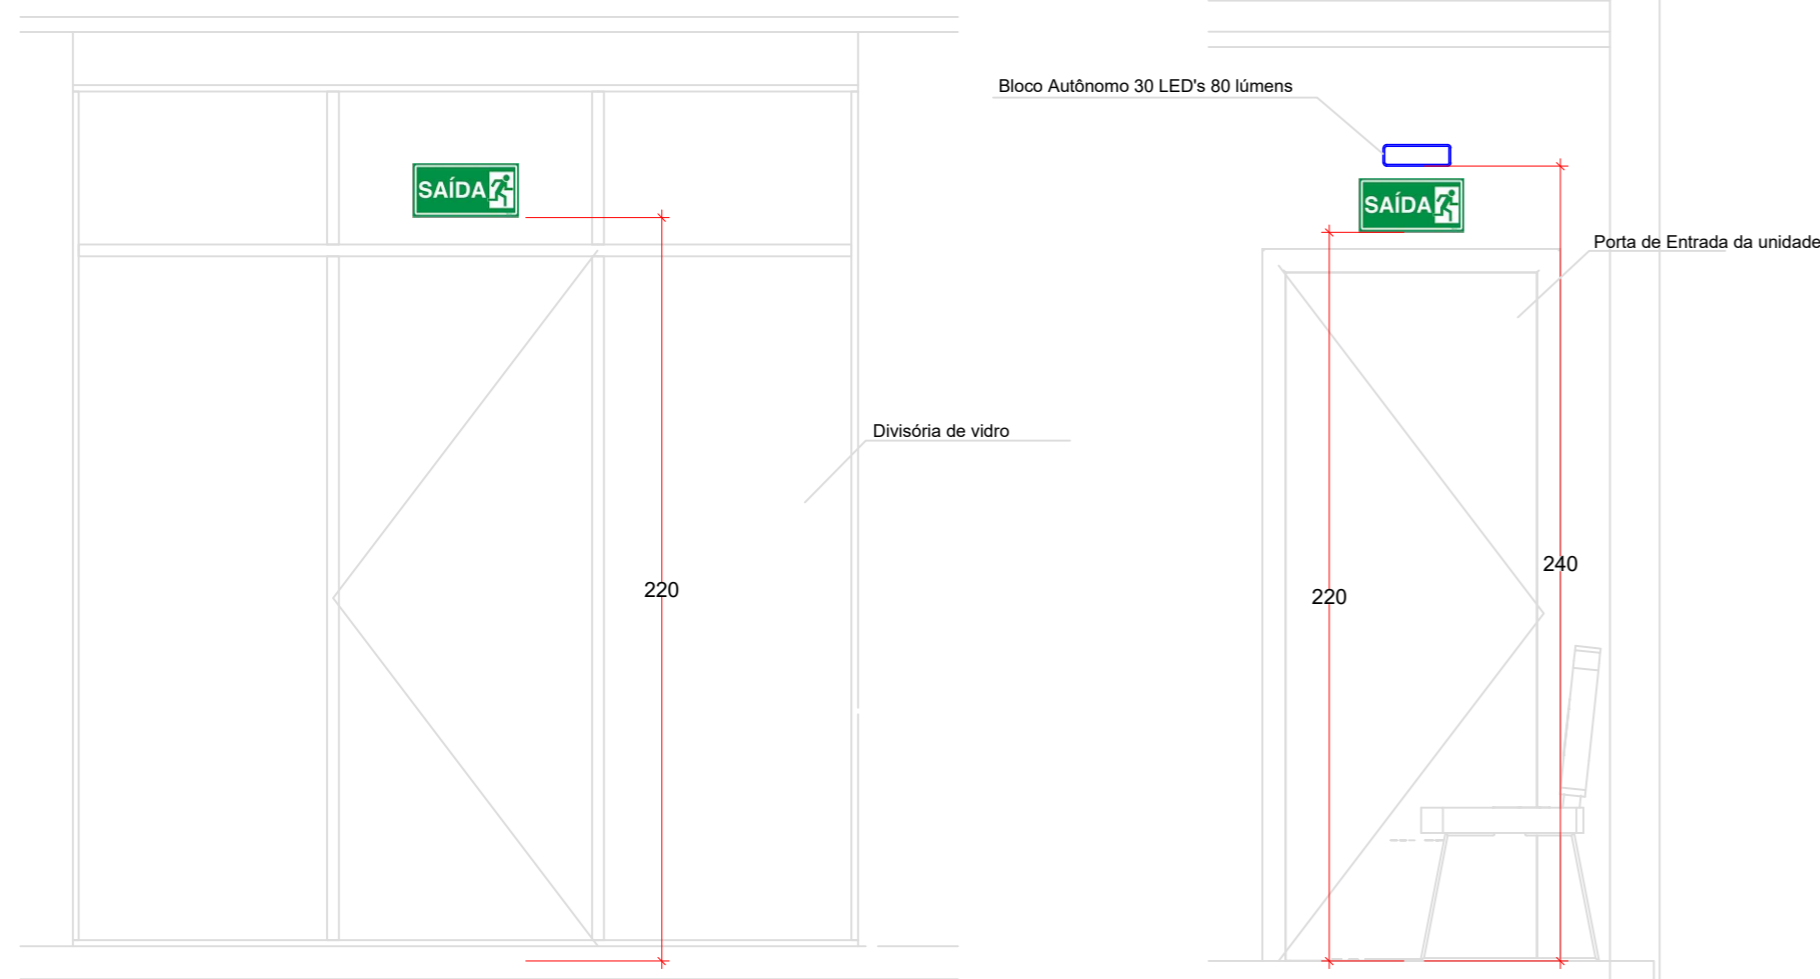

2 Detalhe Sinalização de saída e Iluminação de emergência
S/ ESCALA

OBSERVAÇÕES

1 - A SINALIZAÇÃO DE SAÍDA DEVE:

1.1 A sinalização de portas de saída de emergência deve ser localizada imediatamente acima das portas, no máximo a 0,1 m da verga, ou diretamente na folha da porta, centralizada a uma altura de 1,8 m medida do piso acabado à base da sinalização;

1.2 A mensagem escrita "SAÍDA" deve estar sempre grafada no idioma português. Caso exista a necessidade de utilização de outras línguas estrangeiras, devem ser aplicados textos adicionais.

1.3 A abertura das portas em escadas não deve obstruir a visualização de qualquer sinalização

2. SÍMBOLO: retangular Fundo: verde, Mensagem "SAÍDA" ou Mensagem "SAÍDA" e ou pictograma e ou seta direcional: fotoluminescente, com altura de letra sempre > 50 mm
Indicação da saída de emergência, com ou sem complementação do pictograma fotoluminescente (seta ou imagem, ou ambos)

NOTA 01:
TODOS OS MATERIAIS APLICADOS NESTA OBRA ORIUNDO DESTE PROJETO DE SINALIZAÇÃO DE EMERGÊNCIA DEVERÃO RESPEITAR TODAS AS NORMAS E ESPECIFICAÇÕES TÉCNICAS VIGENTES NA ÁREA DE PREVENÇÃO CONTRA INCÊNCIO - NBR 16820:2020 E NPT 020 - SINALIZAÇÃO DE EMERGÊNCIA

NOTA 02:
TODOS OS MATERIAIS APLICADOS NESTA OBRA ORIUNDO DESTE PROJETO DE ILUMINAÇÃO DE EMERGÊNCIA DEVERÃO RESPEITAR TODAS AS NORMAS E ESPECIFICAÇÕES TÉCNICAS VIGENTES NA ÁREA DE PREVENÇÃO CONTRA INCÊNCIO - NBR 10898 E NPT 018 - ILUMINAÇÃO DE EMERGÊNCIA

NOTAS

- CONFORME CONTRATO DE PRESTAÇÃO DE SERVIÇO Nº 133/C/2021: O CREA-PR PODERÁ EDITAR E UTILIZAR OS ARQUIVOS DE ELEMENTOS DO PROJETO SEM ÔNUS ALGUM PARA O DESENVOLVIMENTO DE OUTROS PROJETOS.
- O PROJETISTA NÃO SE RESPONSABILIZARÁ POR EVENTUAIS ALTERAÇÕES DESTE PROJETO DURANTE SUA EXECUÇÃO.
- ESTE PROJETO FOI BASEADO CONFORME LAY-OUT DOS PROJETOS EXISTENTES DA UNIDADE E DO LEVANTAMENTO ARQUITETÔNICO, DE INSTALAÇÕES ELÉTRICAS E DE LÓGICA REALIZADA POR ESSA EMPRESA NA VISTORIA A UNIDADE - CONFORME §1º DO CONTRATO DE PRESTAÇÃO DE SERVIÇO Nº 133/C/2021.

| Nº | Revisão: | Data: | Aprovação: |
|----|------------------|------------|------------|
| R0 | Primeira entrega | 07/06/2022 | |
| | | | |
| | | | |

BETONI PERÍCIAS E PROJETOS DE ENGENHARIA
 CNPJ: 42.588.636/0001-46 REGISTRO: 75707
 ALLAN BELLAFRONTE BETONI - CREA/PR 169189/D
 betoni.engenharia@gmail.com
 Tel: (41) 99657-3732

| | | | |
|--|--|--------------|--------------|
| Obra: Unidade Administrativa CREA-PR - CIANORTE | | | |
| Projetista: | Contratante: | | |
| Allan Bellafronte Betoni - CREA/PR 169189D | CREA-PR CNPJ 76.639.384/0001-59 | | |
| Projeto: | SINALIZAÇÃO DE EMERGÊNCIA | | |
| Pavimento: | Térreo | Prancha: | |
| Conteúdo: | Planta baixa, quantitativos de materiais e detalhes | | SCI |
| Endereço: | Av. Goiás nº431, sala 81 | Conjunto: | Pran. Tot: |
| | | 1 | 1 |
| Data: | 07/06/2022 | Escala: | Indicada |
| Desenho: | Allan Betoni | Conferência: | Allan Betoni |