


Planta baixa - Sanitário
Escala 1:100

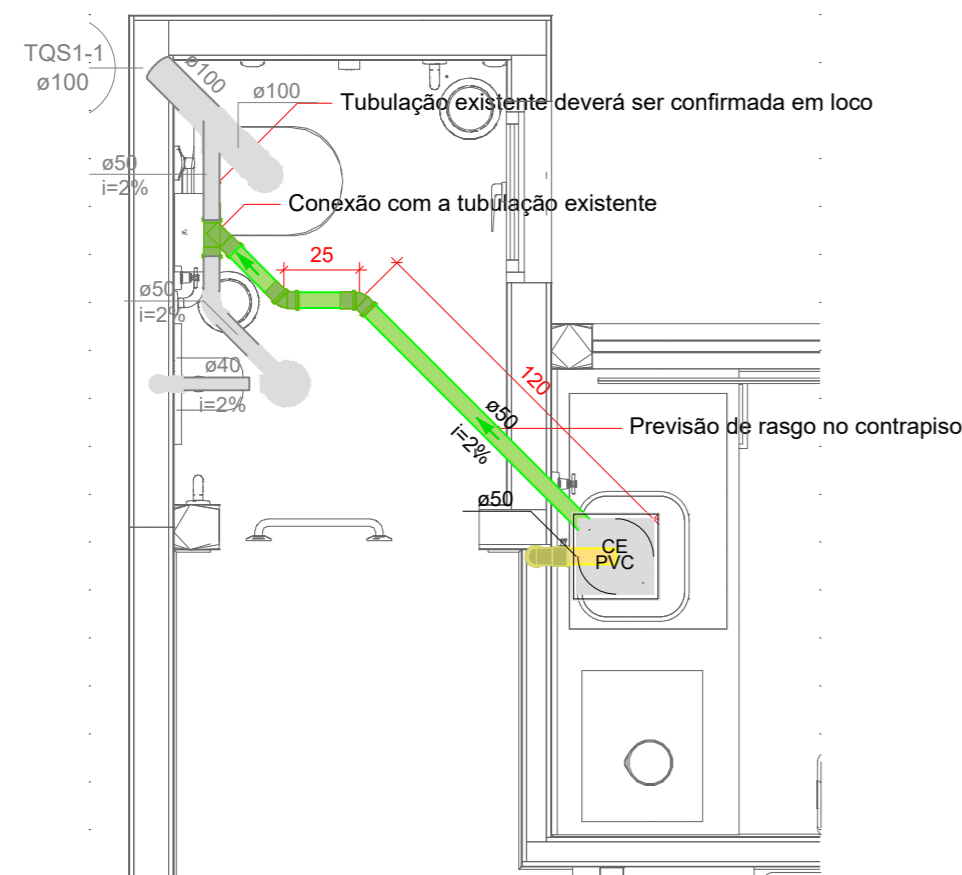

Detalhe SAN-1
Escala 1:25

Legenda de condutos - Térreo	
Esgoto	
Esgoto (Existente)	
Esgoto (Gordura)	

Legenda - Térreo	
	Caixa Sifonada
	Caixas de Gordura
	Joelho 45
	Junção simples
	Lavatório Residencial com sifão
	Pia de Cozinha Residencial com Sifão 50mm
	Vaso Sanitário c/ curva 90°

Lista de materiais - Térreo	
Esgoto	
Caixas de Passagem	
Caixa de Gordura simples	
CG - 25 cm	1 pç
PVC Esgoto	
Joelho 45	
50 mm	2 pç
Junção simples	
50 mm - 50 mm	1 pç
Tubo PVC ponta-bolsa c/ virola	
50 mm - 2"	1.57 m
Esgoto (Existente)	
PVC Acessórios	
Caixa sifonada	
150x150x50	1 pç
Sifão de copo p/ pia e lavatório	
1" - 1.1/2"	1 pç
Válvula p/ lavatório e tanque	
1"	1 pç
PVC Esgoto	
Curva 90 curta	
100 mm	1 pç
40 mm	1 pç
Joelho 45	
50 mm	1 pç
Joelho 90 c/anel p/ esgoto secundário	
40 mm - 1.1/2"	1 pç
Junção simples	
100 mm - 50 mm	1 pç
Luva simples	
100 mm	2 pç
Tubo rígido c/ ponta lisa	
100 mm - 4"	0.24 m
40 mm	0.95 m
50 mm - 2"	0.6 m
Esgoto (Gordura)	
PVC Acessórios	
Sifão de copo p/ pia e lavatório	
1" - 2"	1 pç
Válvula p/ pia	
1"	1 pç
PVC Esgoto	
Joelho 90	
50 mm	2 pç
Tubo PVC ponta-bolsa c/ virola	
50 mm - 2"	0.26 m
Tubo rígido c/ ponta lisa	
50 mm - 2"	0.6 m

NOTA 01:
TODOS OS MATERIAIS APLICADOS NESTA OBRA ORIUNDO DESTA PROJETO HIDRÁULICO DEVERÃO RESPEITAR TODAS AS NORMAS E ESPECIFICAÇÕES TÉCNICAS VIGENTES NA ÁREA DE HIDRÁULICA PREDIAL - NBR 5626

NOTA 02:
QUANTO AOS SERVIÇOS DEVERÃO SER RELIZADOS DENTRO DO PADRÃO EXIGIDO PELA LEGISLAÇÃO DA FORNECEDORA DE ÁGUA E ESGOTO LOCAL: SANEPAR - SERVIÇOS E ACABAMENTOS PREZANDO A CORRETA INSTALAÇÃO PARA O BOM FUNCIONAMENTO DO SISTEMA HIDRÁULICO.

NOTA 03:
NENHUM DOS CONDUTOS HIDRÁULICOS INTERCEPTA VERTICALMENTE ELEMENTOS ESTRUTURAIS. EM HIPÓTESE ALGUMA, CONDUTOS HIDRÁULICOS E SANITÁRIOS PODEM INTERCEPTAR PILARES ESTRUTURAIS. QUALQUER DÚVIDA DESSA NATUREZA DEVE SER SANADA COM O PROJETISTA ANTES DA SUA EXECUÇÃO.

NOTA 04:
EM VIRTUDE DO NÃO FORNECIMENTO DE PROJETO HIDROSSANITÁRIO DA UNIDADE A LOCALIZAÇÃO DA PRUMADA EXISTENTE DEVE SER CONFIRMADA ANTERIOREMENTE A SUA EXECUÇÃO.

NOTAS

1. CONFORME CONTRATO DE PRESTAÇÃO DE SERVIÇO N° 133/C/2021: O CREA-PR PODERÁ EDITAR E UTILIZAR OS ARQUIVOS DE ELEMENTOS DO PROJETO SEM ÔNUS ALGUM PARA O DESENVOLVIMENTO DE OUTROS PROJETOS.
2. O PROJETISTA NÃO SE RESPONSABILIZARÁ POR EVENTUAIS ALTERAÇÕES DESTA OBRA DURANTE SUA EXECUÇÃO.
3. ESTE PROJETO FOI BASEADO CONFORME LAY-OUT DOS PROJETOS EXISTENTES DA UNIDADE E DO LEVANTAMENTO ARQUITETÔNICO, DE INSTALAÇÕES ELÉTRICAS E DE LÓGICA REALIZADA POR ESSA EMPRESA NA VISTORIA A UNIDADE - CONFORME §1° DO CONTRATO DE PRESTAÇÃO DE SERVIÇO N° 133/C/2021.

N°	Revisão:	Data:	Aprovação:
R0	Primeira entrega	13/08/2022	



BETONI PERÍCIAS E PROJETOS DE ENGENHARIA
CNPJ: 42.588.836/0001-46 REGISTRO: 75707
ALLAN BELLAFRONTE BETONI - CREA/PR 169189/D
betoni.engenharia@gmail.com
Tel: (41) 99657-3732

Obra:			
Unidade Administrativa CREA-PR - Bandeirantes			
Projetista:		Contratante:	
Allan Bellafronte Betoni - CREA/PR 169189D		CREA-PR CNPJ 76.639.384/0001-59	
Projeto: Sanitário			
Pavimento: Térreo			Prancha: SAN
Conteúdo: Planta baixa, quantitativos de materiais e detalhes			
Endereço: R. Eurípedes Rodrigues, 755 - Bandeirantes			Conjunto: 1 Prancha: 1
Data: 13/08/2022	Escala: Indicada	Desenho: Allan Betoni	Conferência: Allan Betoni