


1 Planta Baixa - Climatização (Térreo)
ESCALA 1:100


Lista de materiais - Térreo	
Climatização	
Equipamentos Ar condicionado	
Condensadora Split 12000 BTU/h	1 pç
Evaporadora Split 12000 BTU/h	1 pç
PVC rígido soldável	
Joelho 90° soldável 20 mm	1 pç
Tubos 20 mm	3.64 m

Legenda de condutos - Térreo	
Climatização	

Legenda - Térreo	
Condensadora split 12000 BTU/h (Existente)	
Evaporadora split 12000 BTU/h (Existente)	

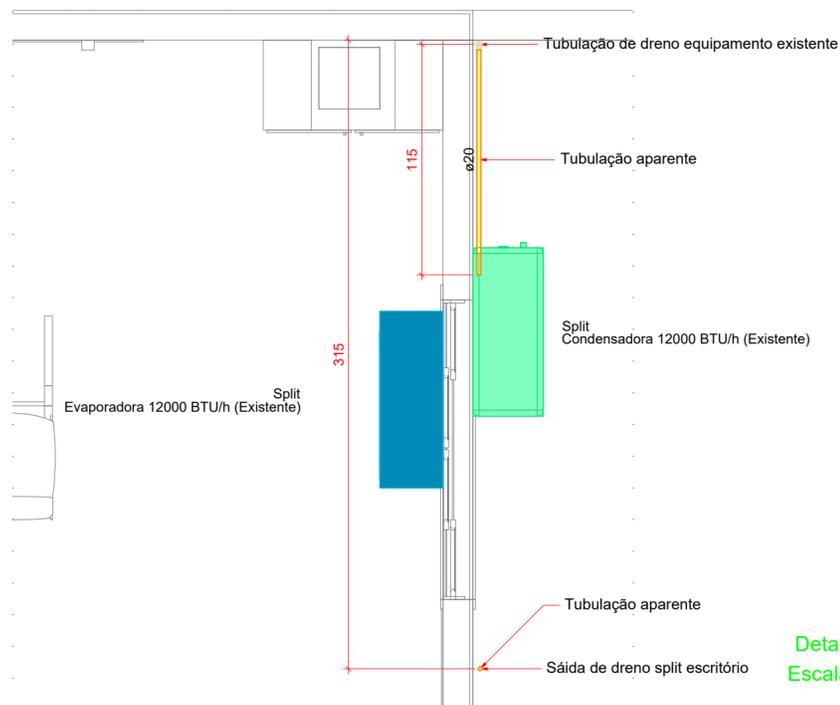

Detalhe D1
Escala 1:25

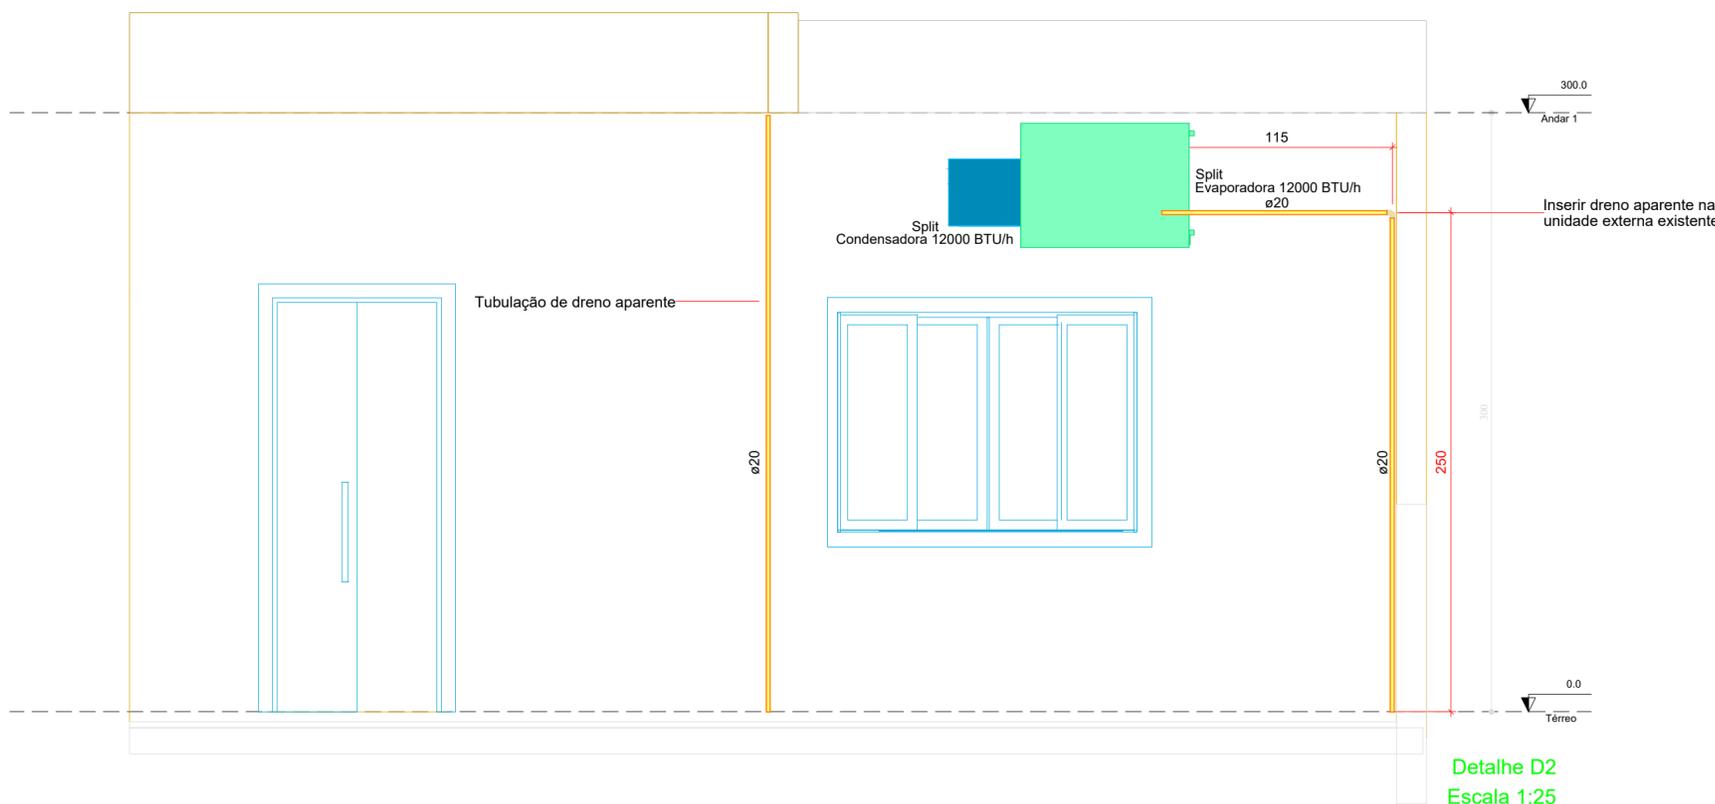

Detalhe D2
Escala 1:25

NOTA 01:
TODOS OS MATERIAIS APLICADOS NESTA OBRA ORIUNDO DESTA PROJETO DE CLIMATIZAÇÃO DEVERÃO RESPEITAR TODAS AS NORMAS E ESPECIFICAÇÕES TÉCNICAS VIGENTES NA ÁREA DE INSTALAÇÕES AR CONDICIONADO - NBR 16401-1,2 E 3; PORTARIA Nº 3.523/GM, 18/08/1999 MS, NBR 5410, RESOLUÇÕES RE 9 E 176 DA ANVISA.

NOTA 02:
QUANTO AOS SERVIÇOS DEVERÃO SER RELIZADOS DENTRO DO PADRÃO EXIGIDO PELA LEGISLAÇÃO PREZANDO A CORRETA INSTALAÇÃO PARA O BOM FUNCIONAMENTO DO SISTEMA DE CLIMATIZAÇÃO - OS SERVIÇOS DEVERÃO REALIZADOS POR EMPRESA ESPECIALIZADA EM CLIMATIZAÇÃO

NOTA 03:
NENHUM DOS CONDUTOS DESTA PROJETO INTERCEPTAREM ELEMENTOS ESTRUTURAIS. EM HIPÓTESE ALGUMAS CONDUTOS ELÉTRICAS PODERÃO INTERCEPTAR PILARES E VIGAS. QUALQUER DÚVIDA DESSA NATUREZA DEVE SER SANADA COM O PROJETISTA ANTES DA SUA EXECUÇÃO.

NOTA 04:
OS EQUIPAMENTOS DE CLIMATIZAÇÃO PODERÃO SER INSTALADOS SIMILARES AO ESPECIFICADO EM PROJETO PODENDO TER DIFERENCIAÇÃO DE CONEXÕES OU DIÂMETRO DE TUBULAÇÃO DEPENDENDO DO MARCA/FORNECEDOR DO EQUIPAMENTO - ESSAS ALTERAÇÕES SÃO ADMITIDAS DESDE QUE ATENDIDA O POSICIONAMENTO DOS EQUIPAMENTOS E A CARGA TÉRMICA CALCULADA SEGUNDO O MEMORIAL DESCRITIVO.

NOTAS

- CONFORME CONTRATO DE PRESTAÇÃO DE SERVIÇO Nº 133/C/2021: O CREA-PR PODERÁ EDITAR E UTILIZAR OS ARQUIVOS DE ELEMENTOS DO PROJETO SEM ÔNUS ALGUM PARA O DESENVOLVIMENTO DE OUTROS PROJETOS.
- O PROJETISTA NÃO SE RESPONSABILIZARÁ POR EVENTUAIS ALTERAÇÕES DESTA PROJETO DURANTE SUA EXECUÇÃO.
- ESTE PROJETO FOI BASEADO CONFORME LAY-OUT DOS PROJETOS EXISTENTES DA UNIDADE E DO LEVANTAMENTO ARQUITETÔNICO, DE INSTALAÇÕES ELÉTRICAS E DE LÓGICA REALIZADA POR ESSA EMPRESA NA VISTORIA A UNIDADE - CONFORME §1º DO CONTRATO DE PRESTAÇÃO DE SERVIÇO Nº 133/C/2021.

Nº	Revisão:	Data:	Aprovação:
R00	Entrega inicial	25/11/2022	



BETONI PERÍCIAS E PROJETOS DE ENGENHARIA
CNPJ: 42.588.636/0001-46 REGISTRO: 75707
ALLAN BELLAFRONTE BETONI - CREA/PR 169189/D
betoni.engenharia@gmail.com
Tel: (41) 99657-3732

Obra: Unidade Administrativa CREA-PR - Ibaiti

Projetista:	Contratante:
Allan Bellafronte Betoni - CREA/PR 169189D	CREA-PR CNPJ 76.639.384/0001-59

Projeto: CLIMATIZAÇÃO

Pavimento: TÉRREO	Prancha: CLI
-------------------	--------------

Conteúdo: Planta baixa, quantitativos de materiais e detalhes

Endereço: Rua Joaquim da Silva Réis, n.º 141, Ibaiti	Conjunto: 1	Pran. Tot: 2
--	-------------	--------------

Data: 25/11/2022	Escala: Indicada	Desenho: Ana Winter	Conferência: Allan Betoni
------------------	------------------	---------------------	---------------------------

