


1 Planta Baixa - área de intervenção
ESCALA 1:100

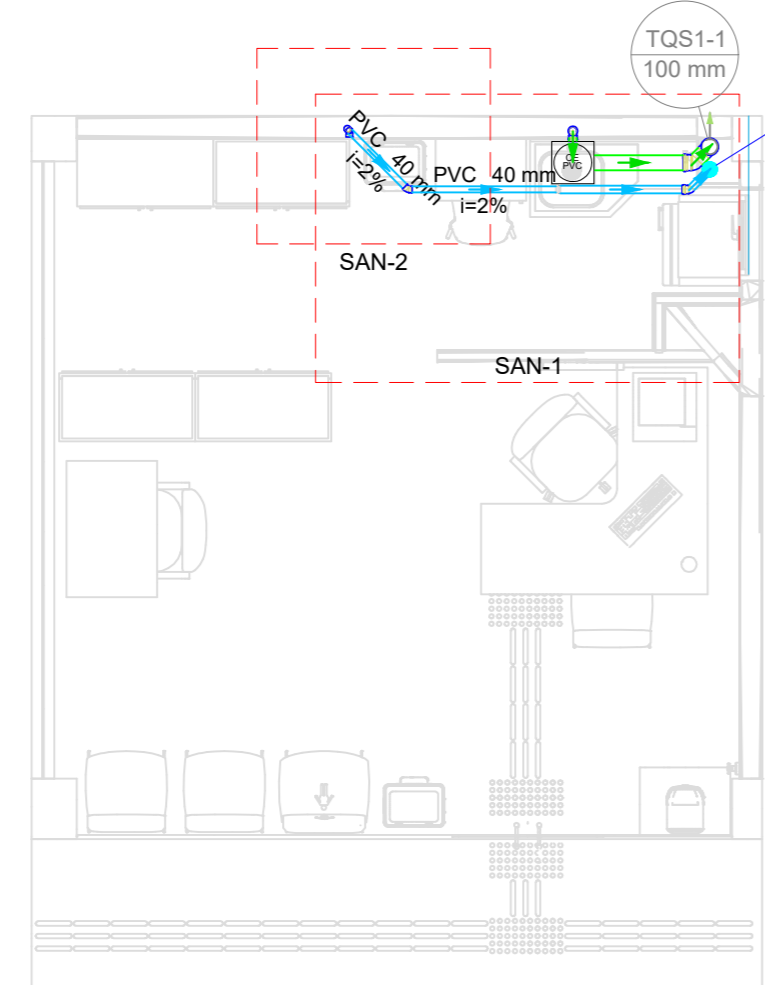

2 Planta Baixa - Sanitário
ESCALA 1:50

Lista de materiais	
Esgoto	
Caixas de Passagem	
Caixa de Gordura simples CG - 25 cm	1 pç
PVC Acessórios	
Sifão de copo p/ pia e lavatório 1" - 2"	1 pç
Válvula p/ pia 1"	1 pç
PVC Esgoto	
Bucha de redução longa 50 mm - 40 mm	1 pç
Joelho 45 100 mm	1 pç
Joelho 90 50 mm	2 pç
Tubo rígido c/ ponta lisa 100 mm - 4"	0.8 m
50 mm - 2"	0.72 m
Esgoto (Existente)	
PVC Esgoto	
Curva 90 curta 50 mm	1 pç
Joelho 90 100 mm	1 pç
Tubo rígido c/ ponta lisa 50 mm - 2"	0.46 m
Pluvial	
PVC Esgoto	
Bucha de Redução p/ esgoto secundário 40mm- 32mm	1 pç
Curva 90 longa 40 mm	1 pç
Joelho 45 40 mm	2 pç
50 mm	1 pç
Joelho 90 40 mm	1 pç
Tubo rígido c/ ponta lisa 40 mm	4.02 m
50 mm - 2"	0.97 m

Legenda de condutos
Esgoto
Esgoto (Existente)
Pluvial


Legenda
Ar condicionado tipo Split
Bucha de redução longa
Caixas de Gordura
Curva 90 curta- coluna
Joelho 45
Joelho 45- sobe
Joelho 90- coluna
Pia de Cozinha Residencial com Sifão 50mm

NOTA 01:
TODOS OS MATERIAIS APLICADOS NESTA OBRA ORIUNDO DESTA PROJETO SANITÁRIO DEVERÃO RESPEITAR TODAS AS NORMAS E ESPECIFICAÇÕES TÉCNICAS VIGENTES NA ÁREA DE SISTEMAS PREDIAIS DE ESGOTO SANITÁRIO - NBR 8160

NOTA 02:
QUANTO AOS SERVIÇOS DEVERÃO SER REALIZADOS DENTRO DO PADRÃO EXIGIDO PELA LEGISLAÇÃO DA FORNECEDORA DE ÁGUA E ESGOTO LOCAL: SANEPAR - SERVIÇOS E ACABAMENTOS PREZANDO A CORRETA INSTALAÇÃO PARA O BOM FUNCIONAMENTO DO SISTEMA ESGOTO SANITÁRIO.

NOTA 03:
NENHUM DOS CONDUTOS SANITÁRIOS INTERCEPTA VERTICALMENTE ELEMENTOS ESTRUTURAIS. EM HIPÓTESE ALGUMA, CONDUTOS HIDRÁULICOS E SANITÁRIOS PODEM INTERCEPTAR PILARES ESTRUTURAIS. QUALQUER DÚVIDA DESSA NATUREZA DEVE SER SANADA COM O PROJETISTA ANTES DA SUA EXECUÇÃO.


NOTA 04:
EM VIRTUDE DO NÃO FORNECIMENTO DE PROJETO HIDROSSANITÁRIO DA UNIDADE A LOCALIZAÇÃO DA PRUMADA EXISTENTE DEVE SER CONFIRMADA ANTERIORMENTE A SUA EXECUÇÃO.

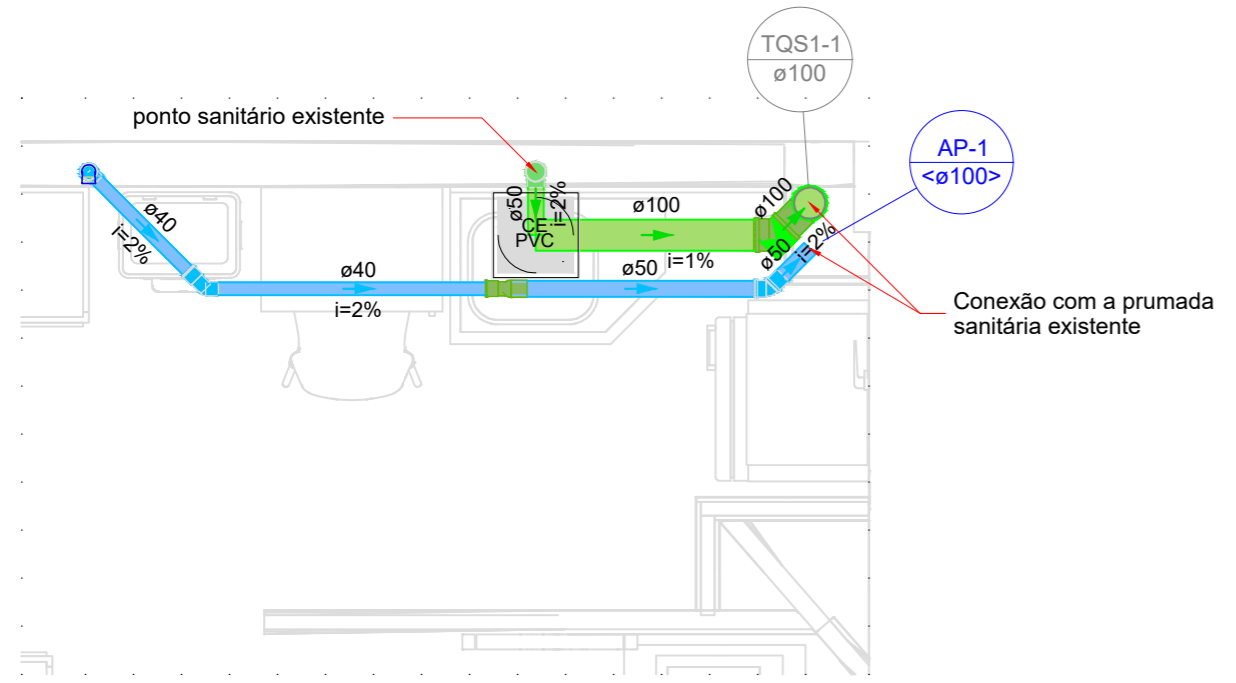

Detalhe SAN-1
Escala 1:25

Legenda
Ar condicionado tipo Split
Bucha de redução longa
Caixas de Gordura
Curva 90 curta- coluna
Joelho 45
Joelho 45- sobe
Joelho 90- coluna
Pia de Cozinha Residencial com Sifão 50mm

Legenda de condutos
Esgoto
Esgoto (Existente)
Pluvial

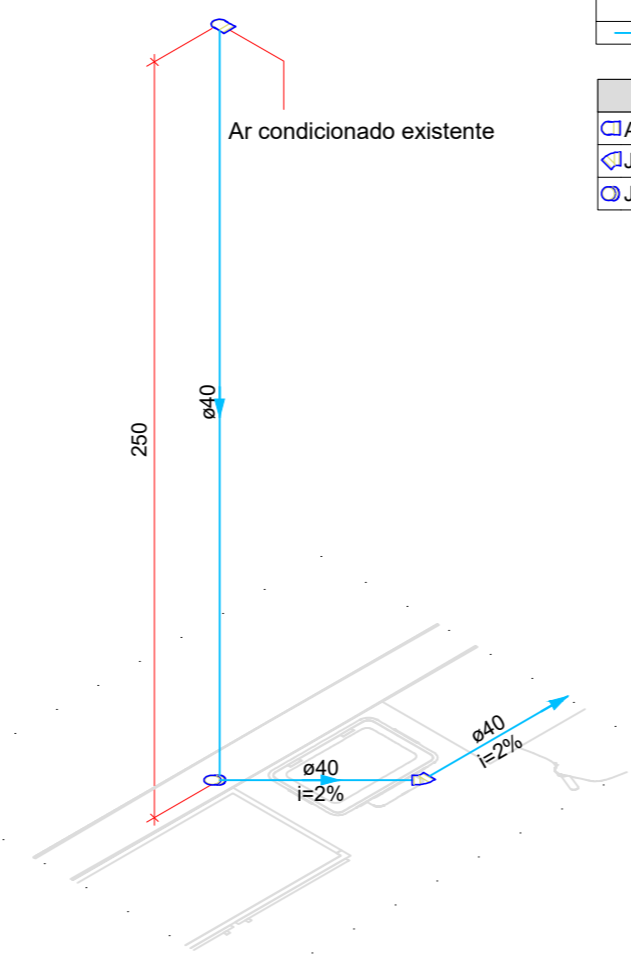

Detalhe SAN-2
Escala 1:25

Legenda de condutos
Pluvial

Legenda
Ar condicionado tipo Split
Joelho 45
Joelho 45- sobe

NOTAS

- CONFORME CONTRATO DE PRESTAÇÃO DE SERVIÇO Nº 133/C/2021: O CREA-PR PODERÁ EDITAR E UTILIZAR OS ARQUIVOS DE ELEMENTOS DO PROJETO SEM ÔNUS ALGUM PARA O DESENVOLVIMENTO DE OUTROS PROJETOS.
- O PROJETISTA NÃO SE RESPONSABILIZARÁ POR EVENTUAIS ALTERAÇÕES DESTA PROJETO DURANTE SUA EXECUÇÃO.
- ESTE PROJETO FOI BASEADO CONFORME LAY-OUT DOS PROJETOS EXISTENTES DA UNIDADE E DO LEVANTAMENTO ARQUITETÔNICO, DE INSTALAÇÕES ELÉTRICAS E DE LÓGICA REALIZADA POR ESSA EMPRESA NA VISTORIA A UNIDADE - CONFORME §1º DO CONTRATO DE PRESTAÇÃO DE SERVIÇO Nº 133/C/2021.

Nº	Revisão:	Data:	Aprovação:
R0	Primeira entrega	25/04/2022	

BETONI PERÍCIAS E PROJETOS DE ENGENHARIA
CNPJ: 42.588.636/0001-46 REGISTRO: 75707
ALLAN BELLAFRONTE-BETONI - CREA/PR 169189/D
betoni.engenharia@gmail.com
Tel: (41) 99657-3732

Obra: **Unidade Administrativa CREA-PR - Paranaguá**

Projeto: **SANITÁRIO**

Pavimento: **Térreo** Prancha: **SAN**

Conteúdo: **Planta baixa, quantitativos de materiais e detalhes**

Endereço: **Rua Júlia da Costa, n.º 70 - loja 24, Paranaguá** Conjunto: **1** Prancha Tot: **1**

Data: **25/04/2022** Escala: **Indicada** Desenho: **Allan Betoni** Conferência: **Allan Betoni**