

Lista de materiais - Térreo	
Água fria	
Aparelho	
Torneira de Pia de Cozinha 25mm - 3/4"	1 pç
Torneira de Tanque de Lavar 25mmx 3/4"	1 pç
PVC rígido soldável	
Joelho 90° soldável 25 mm	1 pç
Tubos 25 mm	0,69 m
Tê 90 soldável 25 mm	1 pç
PVC soldável azul c/ bucha latão	
Joelho 90° soldável com bucha de latão 25 mm - 3/4"	2 pç


NOTA 01:
TODOS OS MATERIAIS APLICADOS NESTA OBRA ORIUNDO DESTA PROJETO HIDRÁULICO DEVERÃO RESPEITAR TODAS AS NORMAS E ESPECIFICAÇÕES TÉCNICAS VIGENTES NA ÁREA DE HIDRÁULICA PREDIAL - NBR 5626

NOTA 02:
QUANTO AOS SERVIÇOS DEVERÃO SER REALIZADOS DENTRO DO PADRÃO EXIGIDO PELA LEGISLAÇÃO DA FORNECEDORA DE ÁGUA E ESGOTO LOCAL: SANEPAR - SERVIÇOS E ACABAMENTOS PREZANDO A CORRETA INSTALAÇÃO PARA O BOM FUNCIONAMENTO DO SISTEMA HIDRÁULICO.


NOTA 03:
NENHUM DOS CONDUTOS HIDRÁULICOS INTERCEPTA VERTICALMENTE ELEMENTOS ESTRUTURAIIS. EM HIPÓTESE ALGUMA, CONDUTOS HIDRÁULICOS E SANITÁRIOS PODEM INTERCEPTAR PILARES ESTRUTURAIIS. QUALQUER DÚVIDA DESSA NATUREZA DEVE SER SANADA COM O PROJETISTA ANTES DA SUA EXECUÇÃO.

NOTA 04:
EM VIRTUDE DO NÃO FORNECIMENTO DE PROJETO HIDROSSANITÁRIO DA UNIDADE A LOCALIZAÇÃO DA PRUMADA EXISTENTE DEVE SER CONFIRMADA ANTERIORMENTE A SUA EXECUÇÃO.

1 Planta Baixa - Hidráulico
ESCALA 1:50

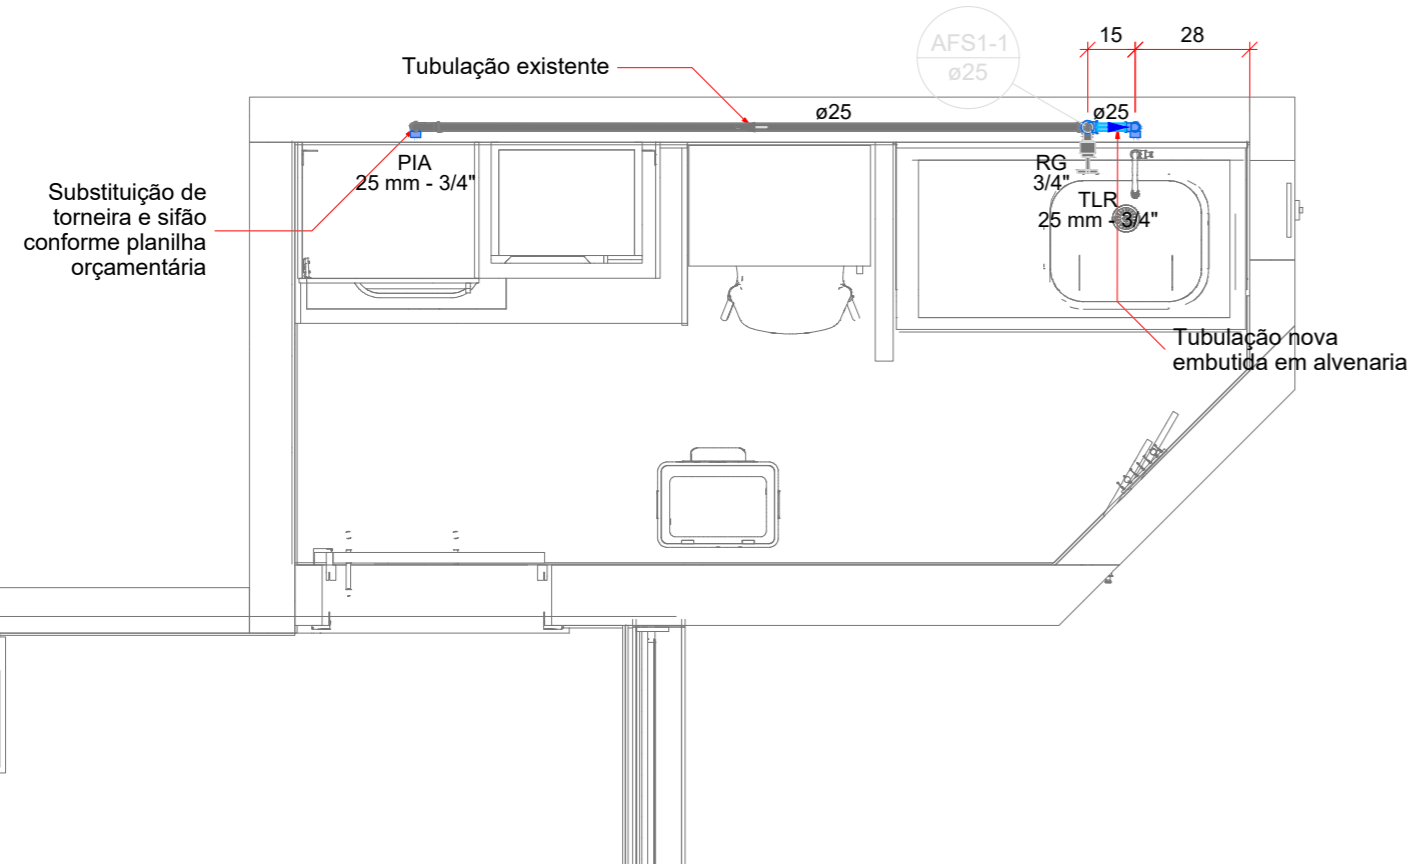

Detalhe H2
Escala 1:25

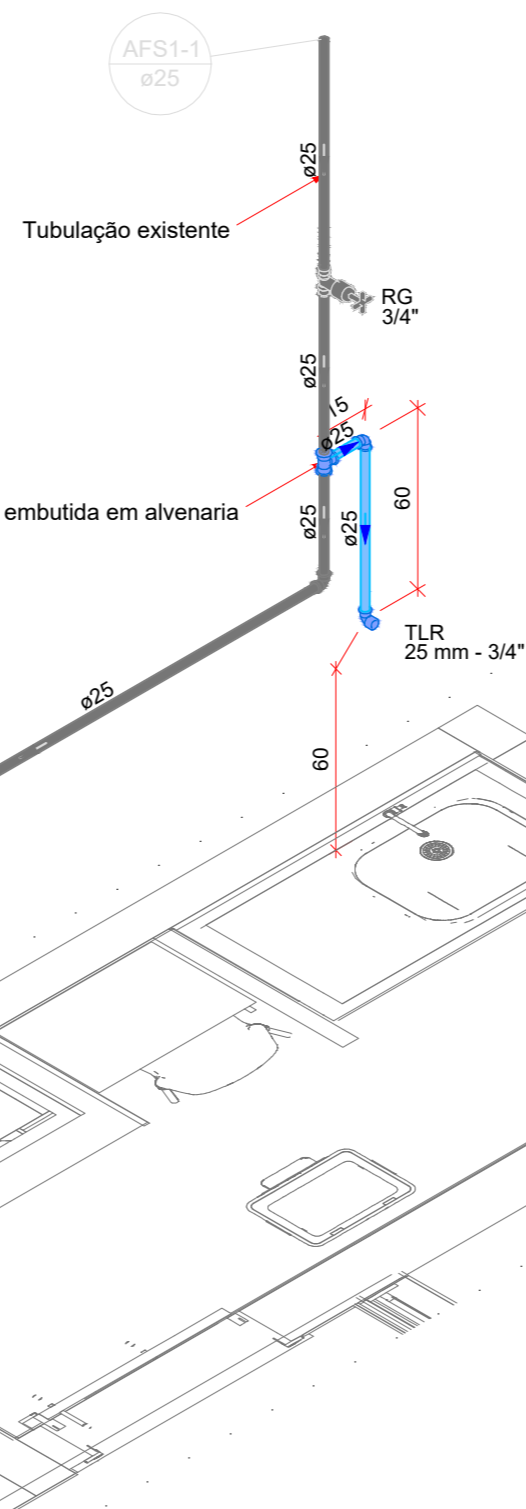

Detalhe H1
Escala 1:25

NOTAS

1. CONFORME CONTRATO DE PRESTAÇÃO DE SERVIÇO Nº 133/C/2021: O CREA-PR PODERÁ EDITAR E UTILIZAR OS ARQUIVOS DE ELEMENTOS DO PROJETO SEM ÔNUS ALGUM PARA O DESENVOLVIMENTO DE OUTROS PROJETOS.
2. O PROJETISTA NÃO SE RESPONSABILIZARÁ POR EVENTUAIS ALTERAÇÕES DESTA PROJETO DURANTE SUA EXECUÇÃO.
3. ESTE PROJETO FOI BASEADO CONFORME LAY-OUT DOS PROJETOS EXISTENTES DA UNIDADE E DO LEVANTAMENTO ARQUITETÔNICO, DE INSTALAÇÕES ELÉTRICAS E DE LÓGICA REALIZADA POR ESSA EMPRESA NA VISTORIA A UNIDADE - CONFORME §1º DO CONTRATO DE PRESTAÇÃO DE SERVIÇO Nº 133/C/2021.

Legenda de condutos - Térreo	
Água fria	
Água fria (Existente)	

Legenda das indicações - Térreo	
PIA	Pia de cozinha com joelho de 90° - 25 mm - 3/4"
RG	Registro de gaveta c/canopla cromada c/PVC soldável - 3/4"
TLR	Tanque de lavar com joelho de 90° - 25 mm - 3/4"

Legenda - Térreo	
	Registro de gaveta c/canopla cromada c/PVC soldável

Nº	Revisão:	Data:	Aprovação:
R00	Primeira entrega	27/02/2023	

BETONI PERÍCIAS E PROJETOS DE ENGENHARIA
 CNPJ: 42.588.636/0001-46 REGISTRO: 75707
 ALLAN BELLAFRONTE BETONI - CREA/PR 169189/D
 betoni.engenharia@gmail.com
 Tel: (41) 99657-3732

Obra:
Unidade Administrativa CREA-PR - Umuarama

Projetista: Allan Bellafronte Betoni - CREA/PR 169189D	Contratante: CREA-PR CNPJ 76.639.384/0001-59
---	---

Projeto: **HIDRÁULICO**

Pavimento: **Térreo** Prancha: **HID**

Conteúdo: **Planta baixa e detalhes isométricos**

Endereço: **Rua Presidente Castelo Branco, n.º 3806 - sala 1504 - Umuarama** Conjunto: **1** Prancha: **1**

Data: **27/02/2023** Escala: **Indicada** Desenho: **Allan Betoni** Conferência: **Allan Betoni**